



PLANTA BAIXA 1º PAV. - UBS BAIRRO CENTRO  
ESCALA 1:75

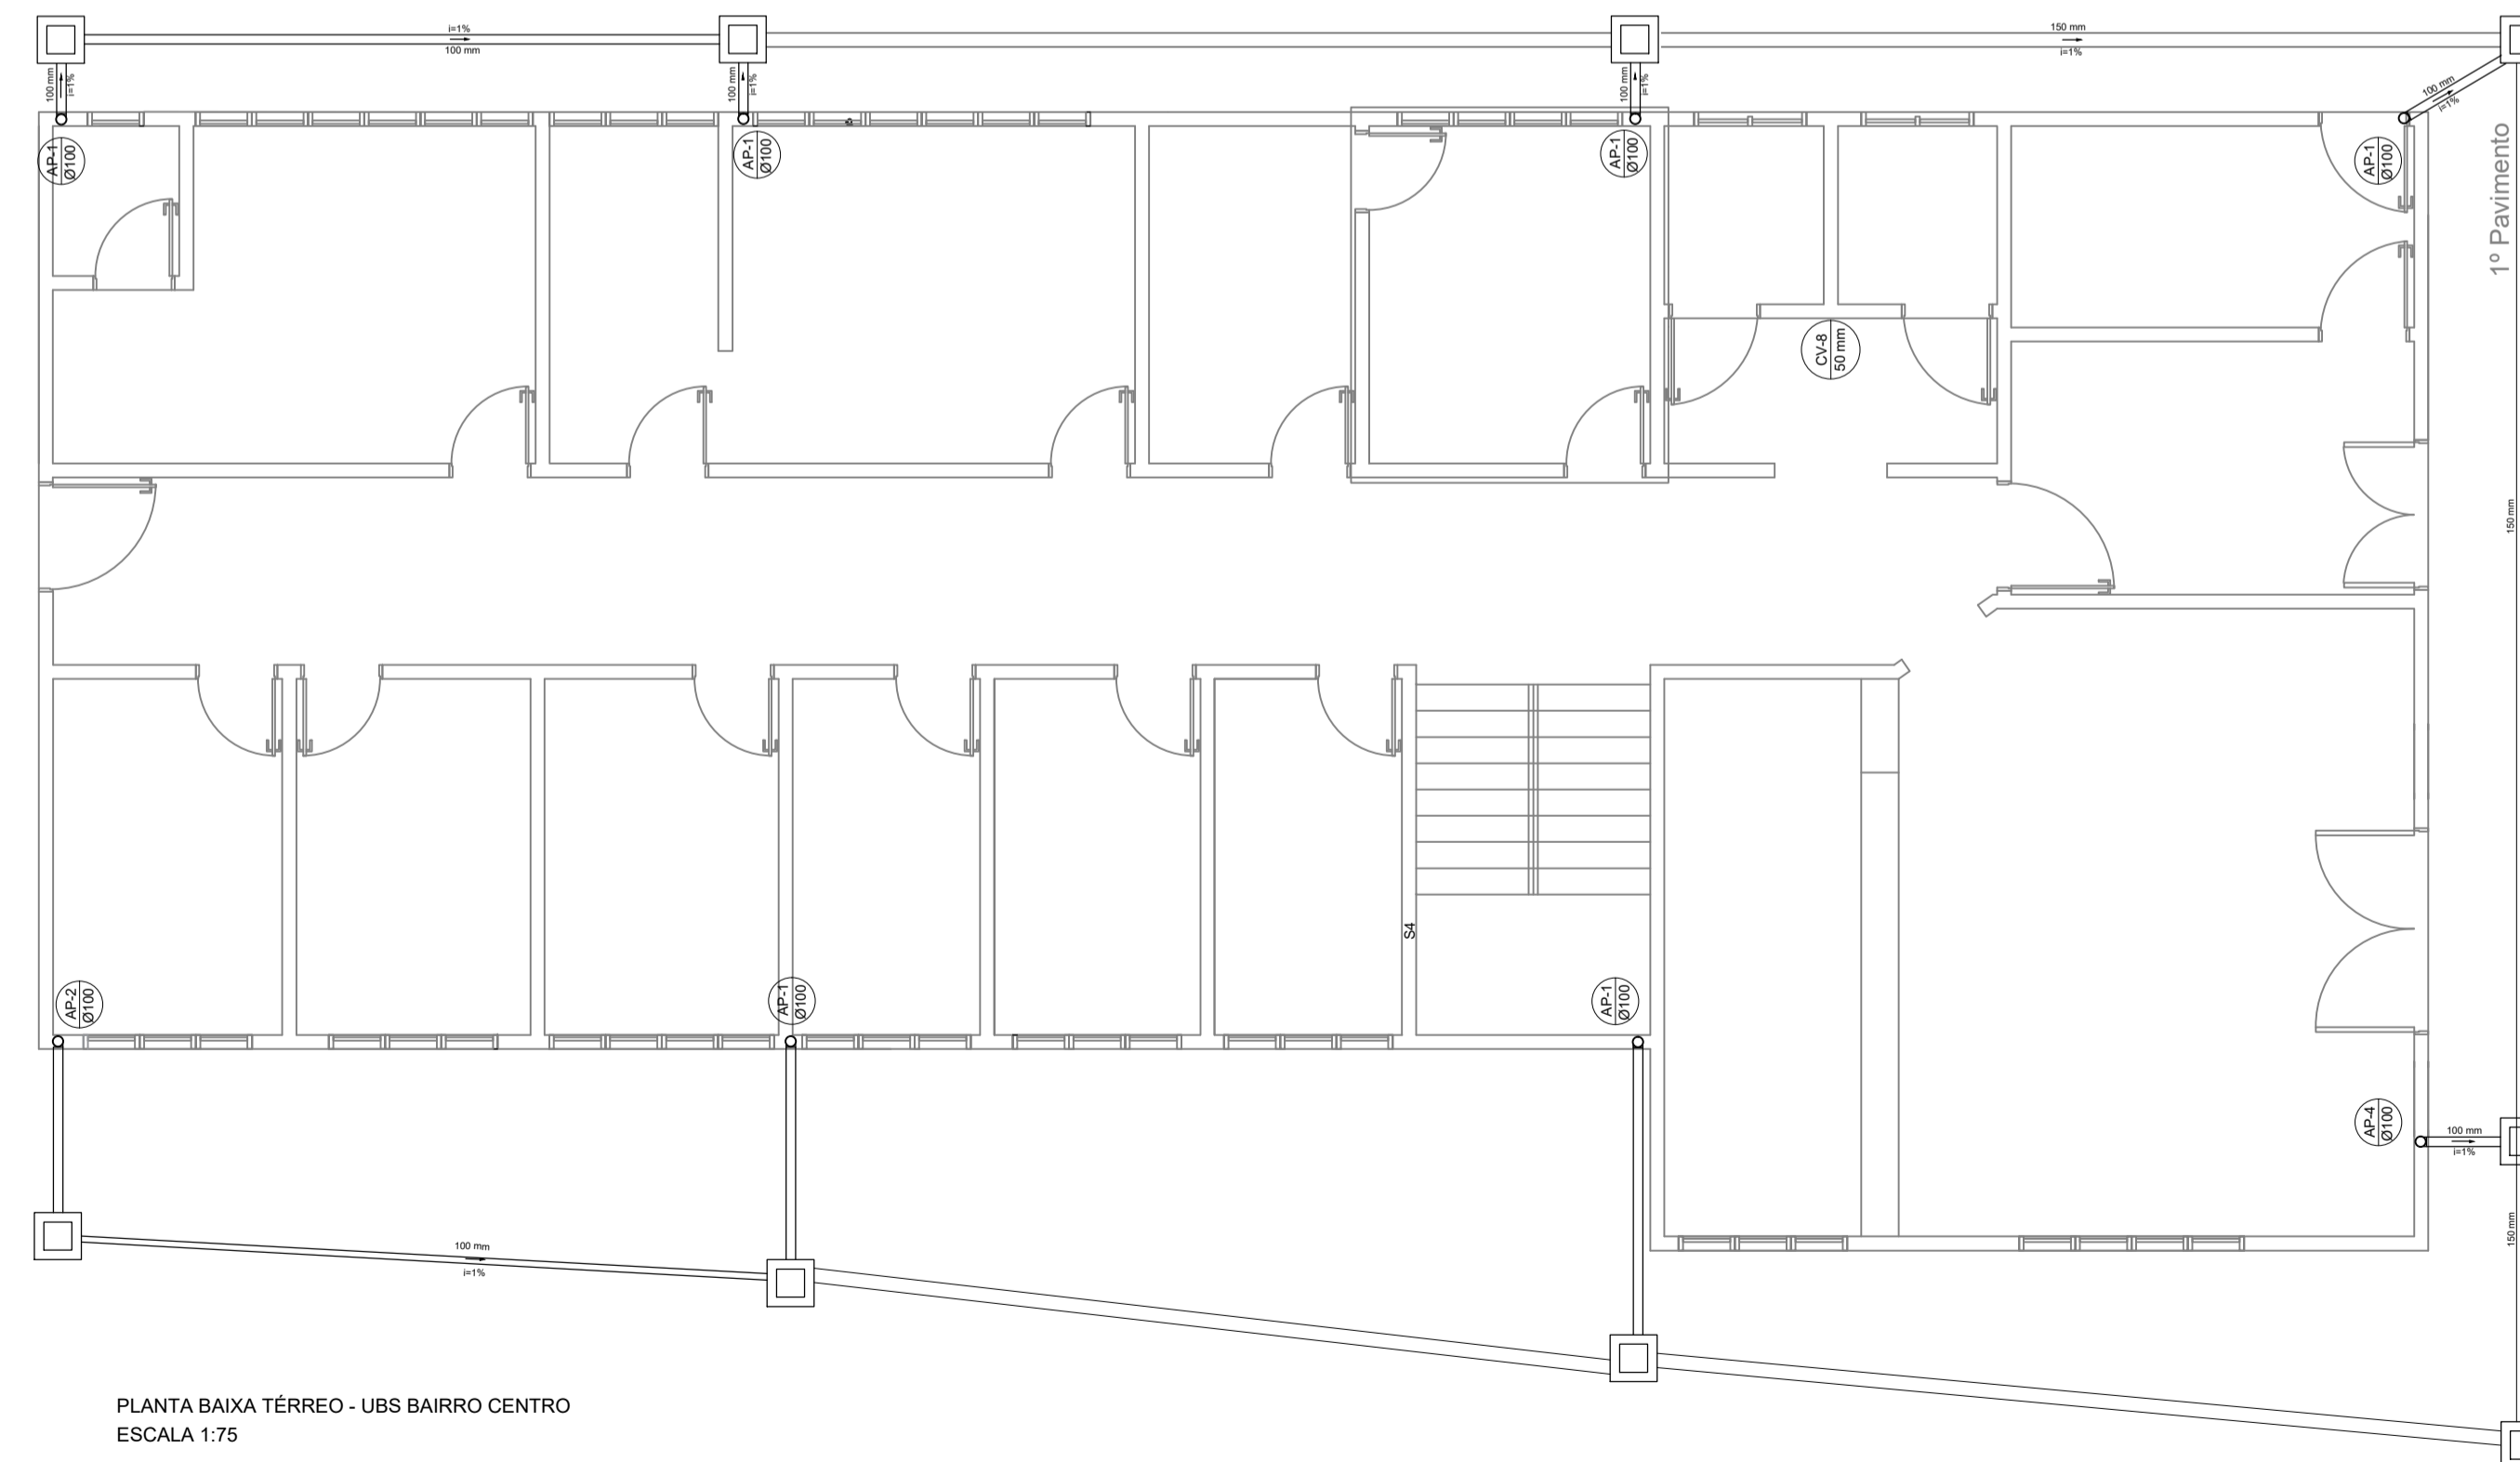

PLANTA BAIXA TÉRREO - UBS BAIRRO CENTRO  
ESCALA 1:75

Legenda	
	Caixa de passagem
	Joelho 90° - Coluna/ Desce
	Número do condutor de águas pluviais
	Diâmetro do condutor de águas pluviais

Legenda de tubos	
	Tubo de pvc soldável Ø100mm
	Tubo de pvc soldável Ø150mm
	Calha 28 x 16 cm

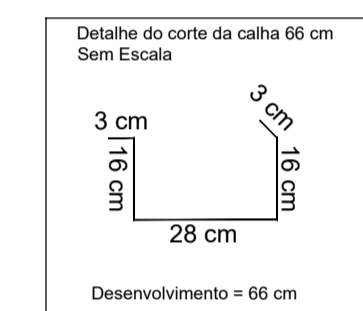

PROJETO DE ÁGUAS PLUVIAIS		FOLHA 1/2
<b>LOCALIZAÇÃO:</b> Rua 15 de Novembro Bairro Centro, Extrema/MG	<b>DESCRIÇÃO:</b> Projeto de águas pluviais para construção de Unidade Básica de Saúde.	
<b>FOLHA:</b> A1 594 x 841mm <b>ESCALAS:</b> INDICADAS		
<b>Município de Extrema</b> <small>CNPJ: 18.677.591/0001-00</small>		
<b>Vinicius Gustavo Moreira</b> <small>CREA - MG-211314 /D            ENG. CIVIL</small>		